

Comune di SPECCHIA

Provincia di LECCE

RECUPERO AMBIENTALE E RIUSO DELLA CAVA IN CONTRADA
MAGNONE PER DESTINARLA ALLA ORGANIZZAZIONE DI
SPETTACOLI (CENTRO EVENTI)

Intervento comportante variante urbanistica al vigente P.U.G.
Richiesta attivazione procedura di cui al D.P.R. 160/2010

Proprietà:

- Mascià Pasqualina nata a Miggiano il 12/05/1951 ed ivi residente alla via Prov. le Miggiano -
Taurisano n.1 con C.F. MSCPQL51E52F194Z
- Mascià Vincenzo nato a Miggiano il 25/05/1963 ed ivi residente alla via D. Alghieri n. 111
con C.F. MSCVCN63E26F194N

Ubicazione:

Strada Prov.le n°75 - Contrada Magnone 73040 Specchia (LE)


Elaborato	19	IMPIANTO DI CONDIZIONAMENTO
-----------	----	-----------------------------

PROGETTISTI
CAPUTO PARTNERSHIP s.r.l. - Arch. Paolo CAPUTO

Ing. Vito Antonio GIANGRECO


DATA: Giugno 2015

I proprietari: Mascià Pasqualina Mascià Vincenzo

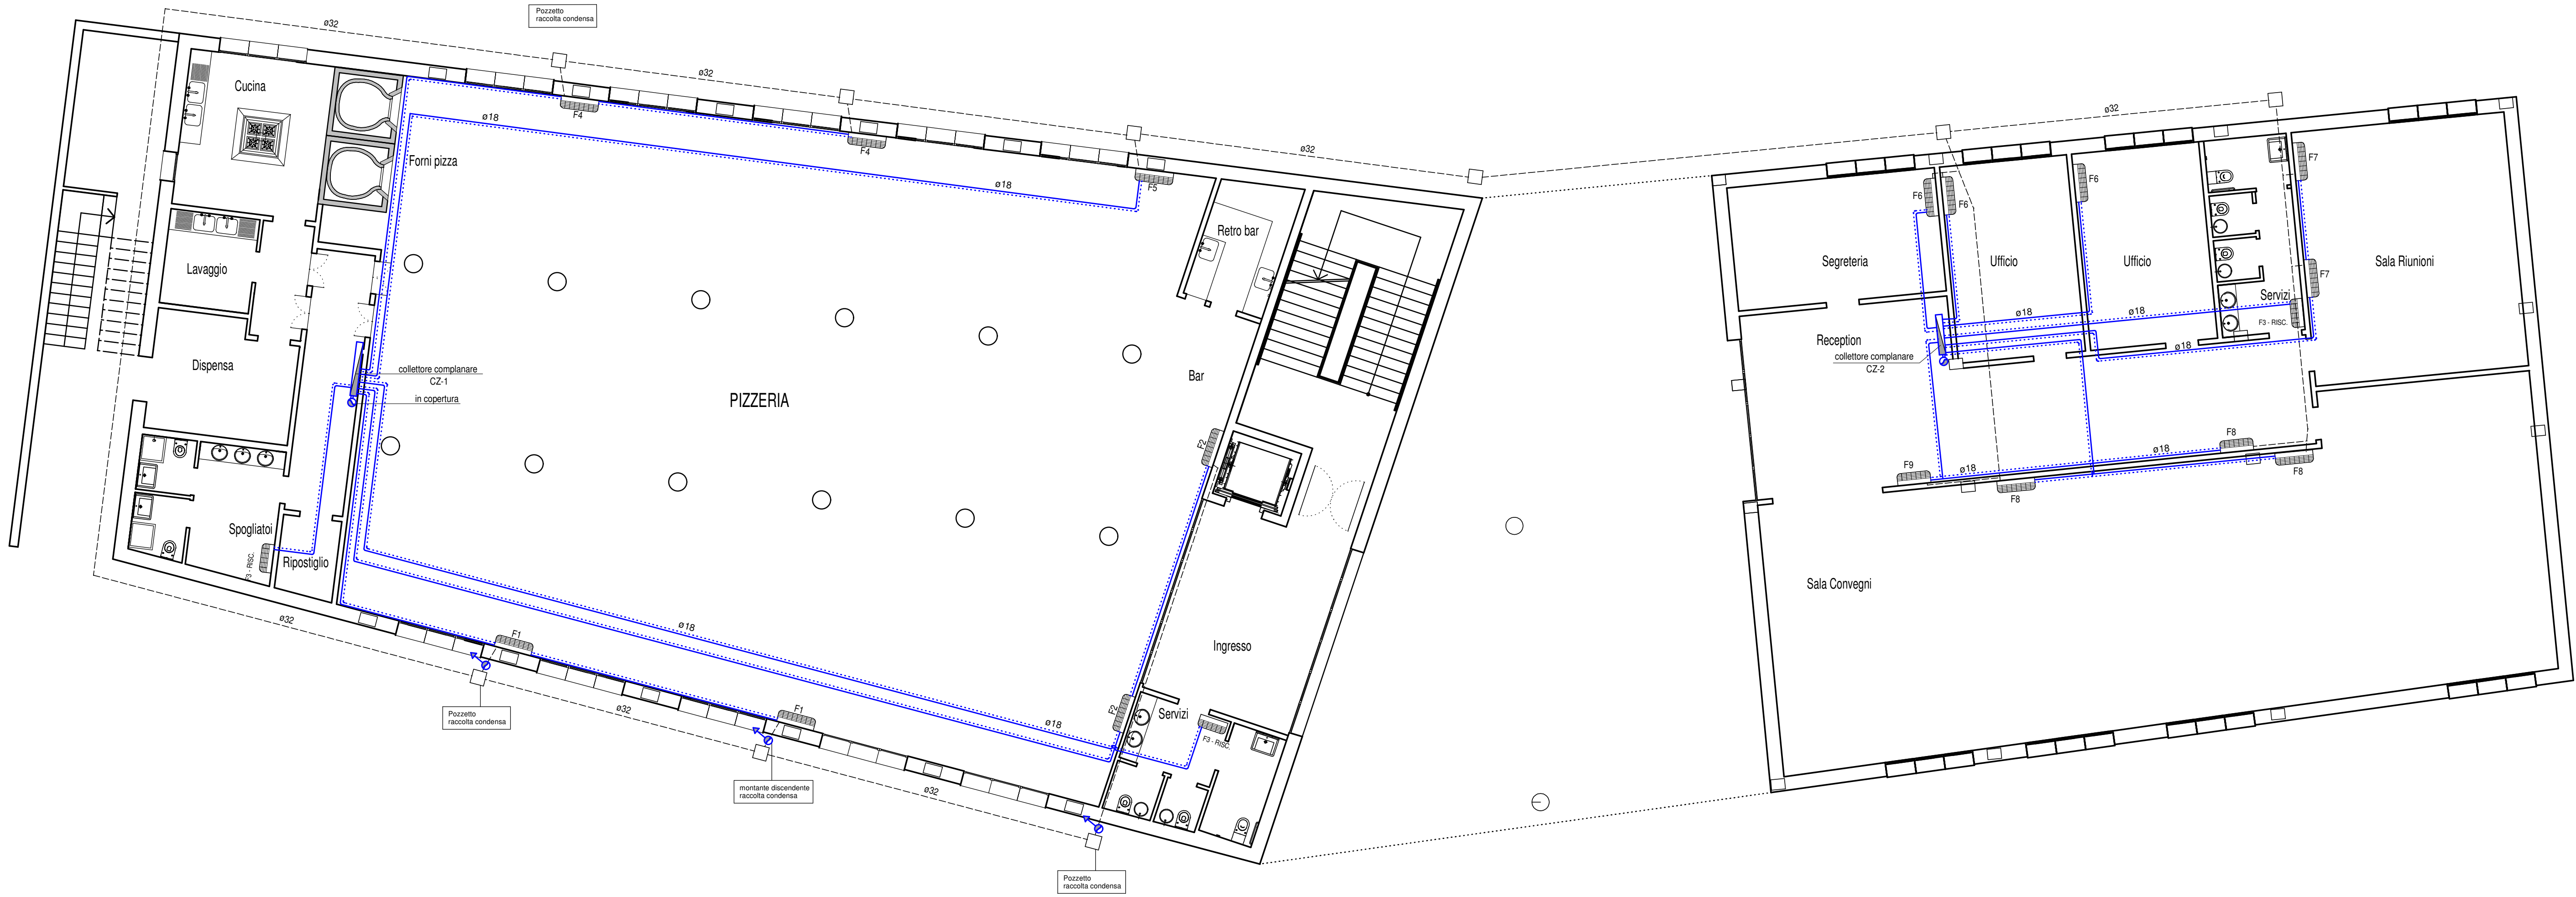

PIANTA PIANO TERRA Scala 1:100

- Impianto di condizionamento -

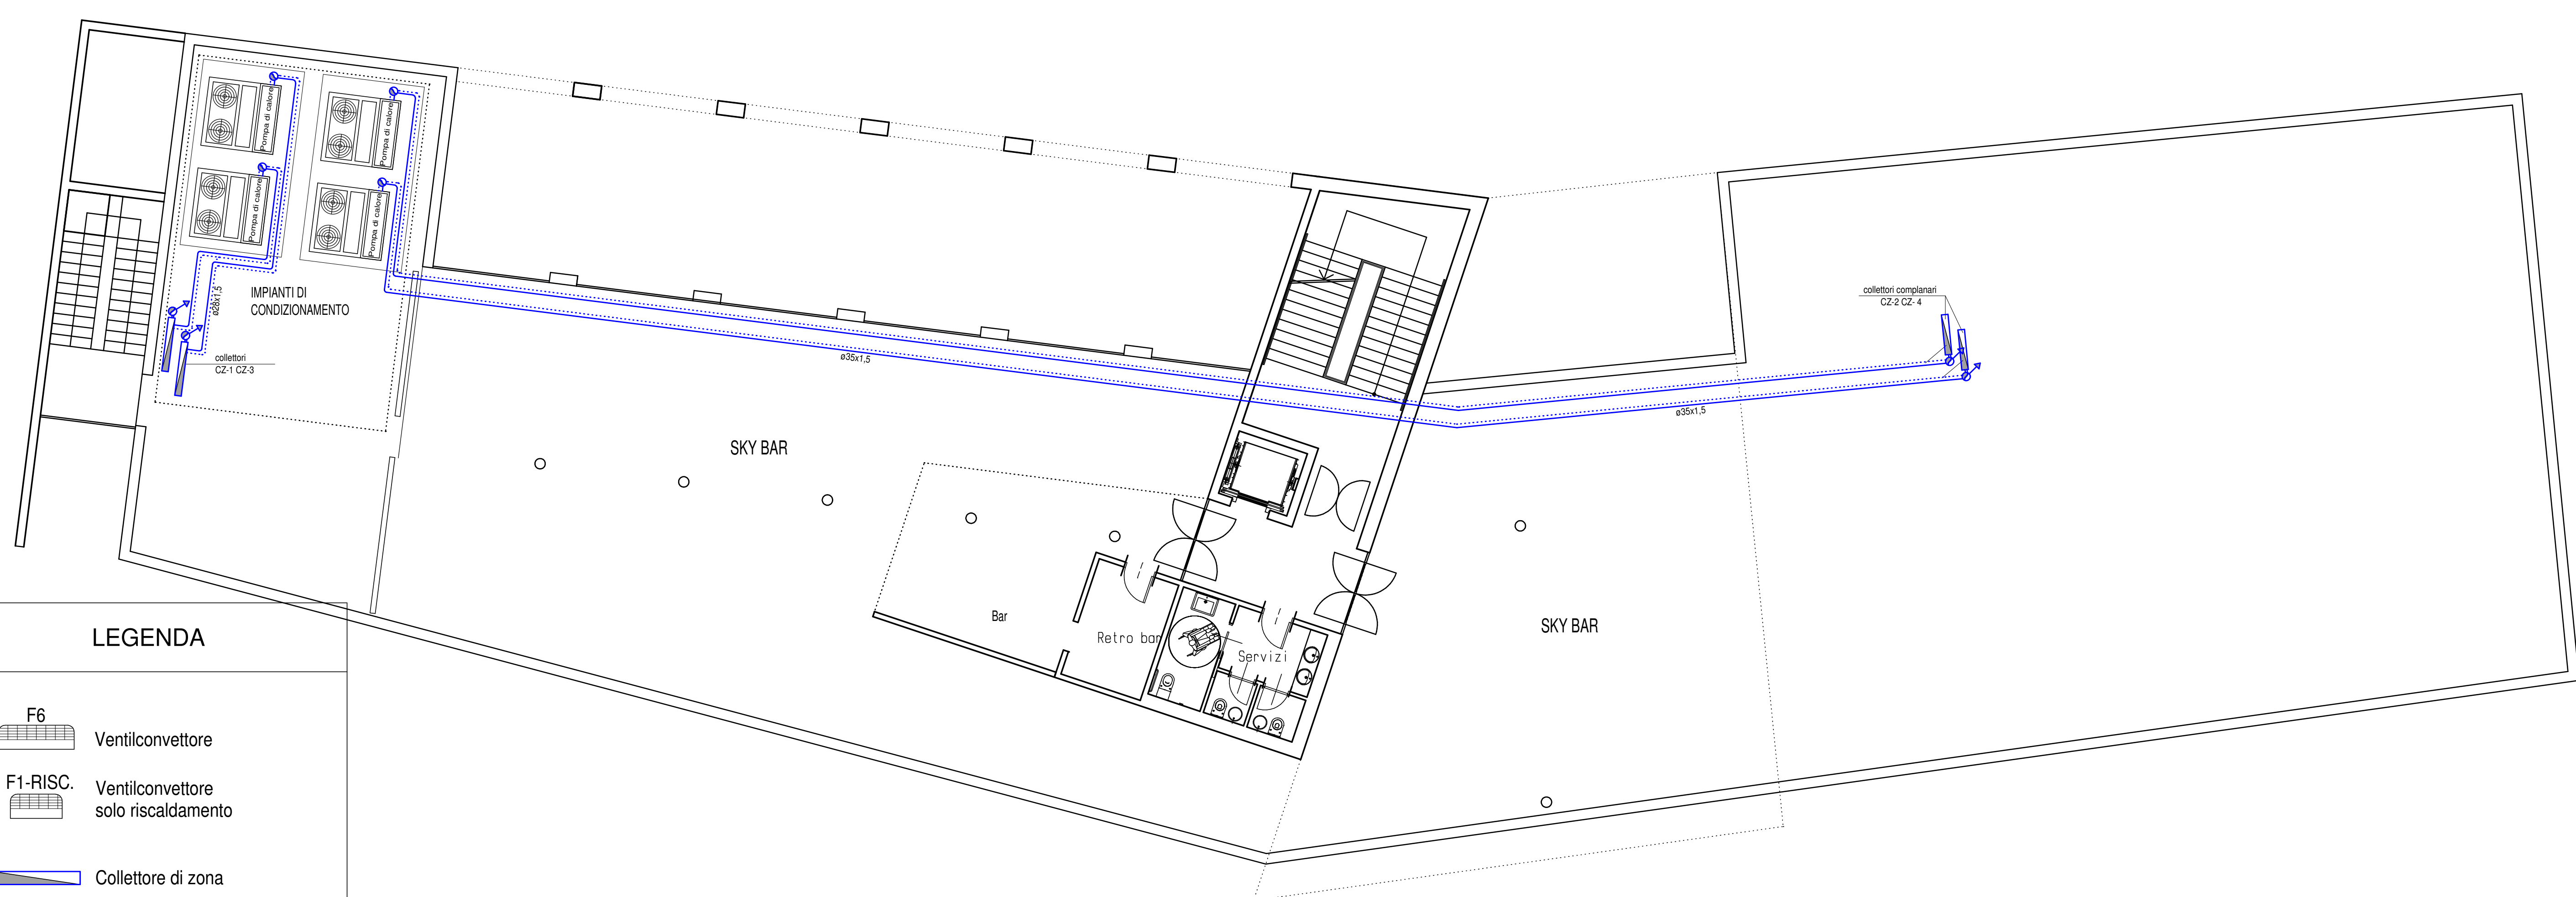


PIANTA PIANO SECONDO Scala 1:100

- Impianto di condizionamento -

LEGENDA

- F6 Ventilconvettore
- F1-RISC. Ventilconvettore solo riscaldamento
- Collettore di zona
- PE-Xa Tubazione di mandata
- PE-Xa Tubazione di ritorno
- PVC da 1% Tubazione di scarico condensa

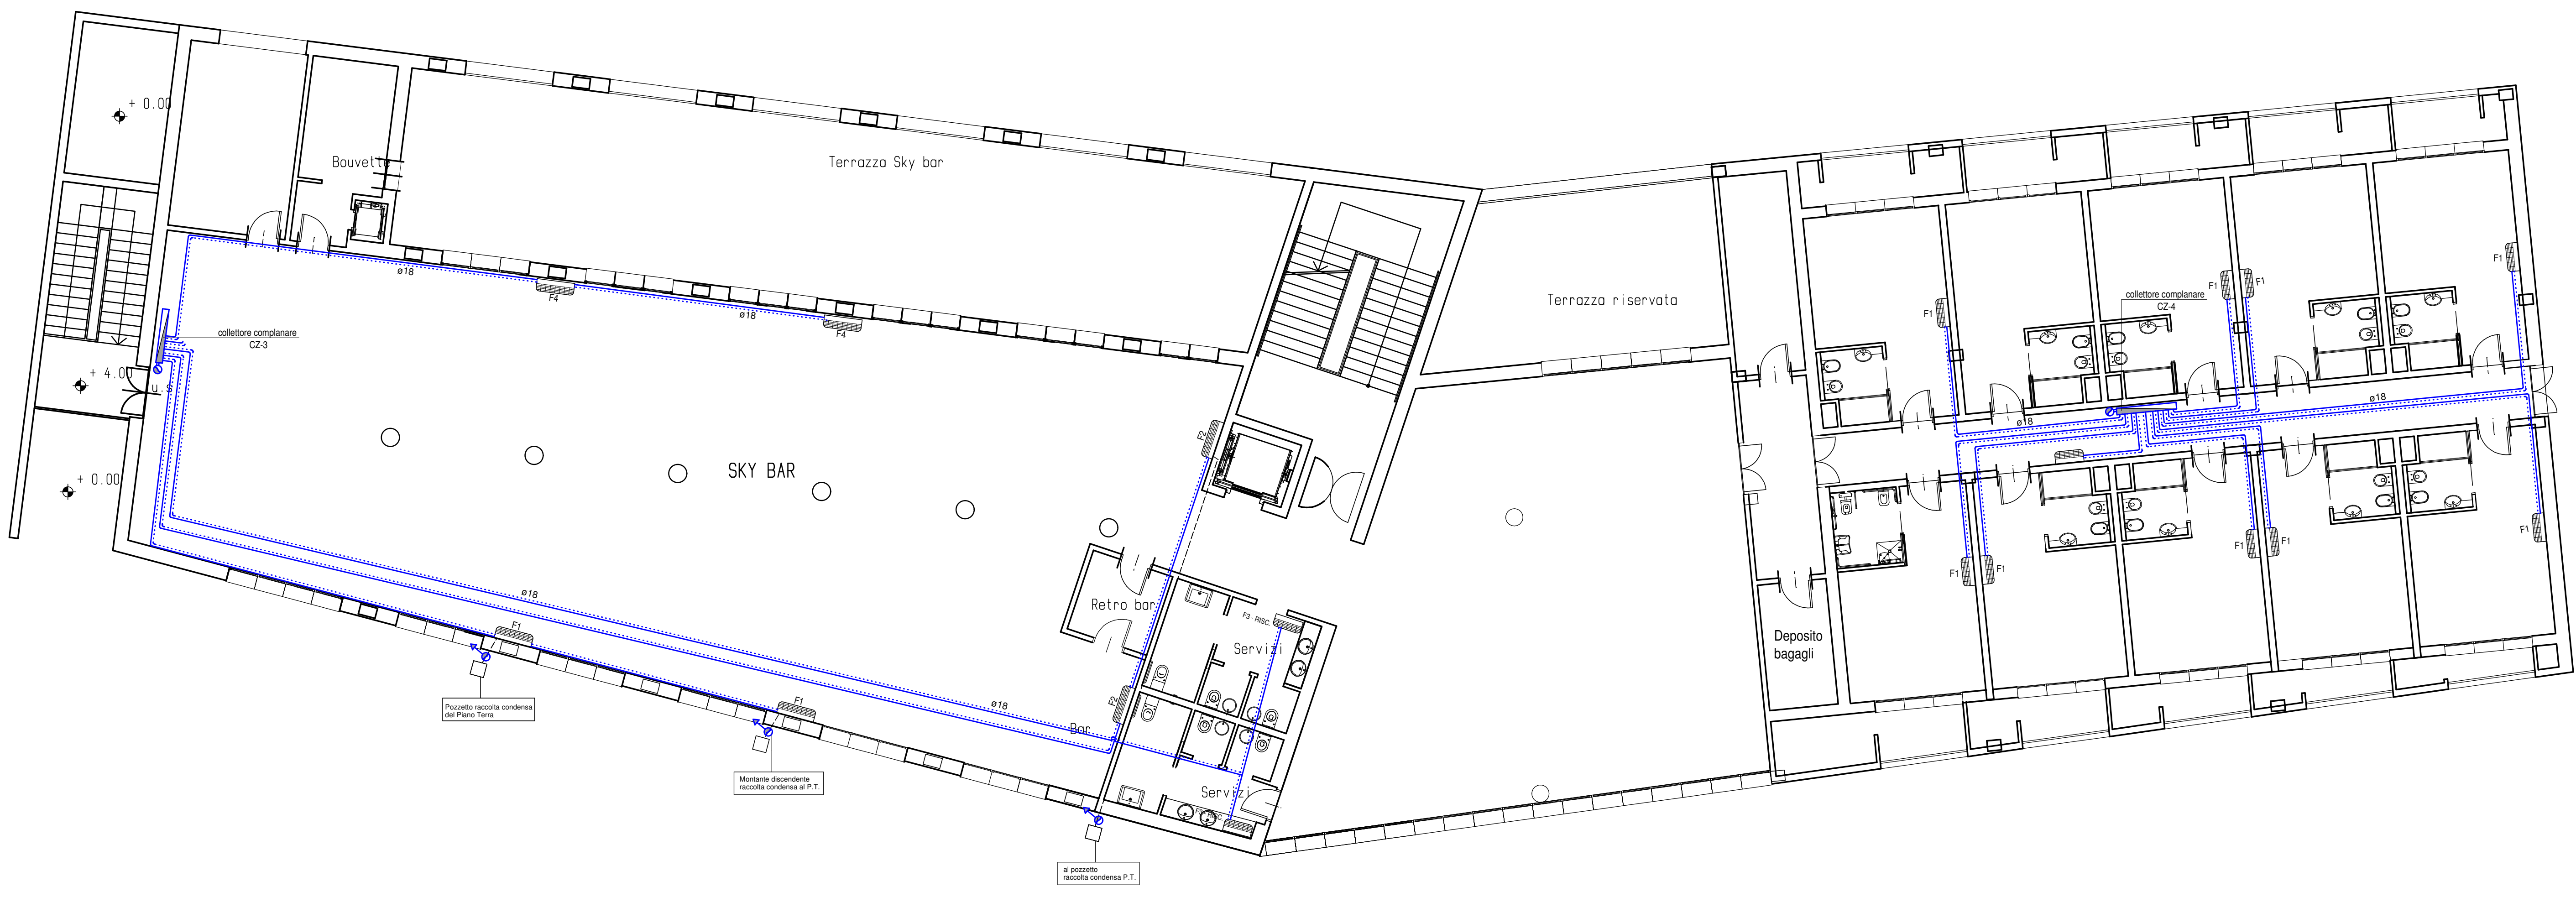

PIANTA PIANO PRIMO Scala 1:100

- Impianto di condizionamento -

SCHEMA FUNZIONALE

