

Comune di SPECCHIA

Provincia di LECCE

RECUPERO AMBIENTALE E RIUSO DELLA CAVA IN CONTRADA
MAGNONE PER DESTINARLA ALLA ORGANIZZAZIONE DI
SPETTACOLI (CENTRO EVENTI)

Intervento comportante variante urbanistica al vigente P.U.G.
Richiesta attivazione procedura di cui al D.P.R. 160/2010

Proprietà:

- Masciali Pasqualina nata a Miggiano il 12/05/1951 ed ivi residente alla via Prov. le Miggiano - Taurisano n.1 con C.F. MSCPQL51E52F194Z
- Masciali Vincenzo nato a Miggiano il 25/05/1953 ed ivi residente alla via D. Alighieri n. 111 con C.F. MSCVCN53E25F194N

Ubicazione:
Strada Prov.le n°75 - Contrada Magnone 73040 Specchia (LE)

Elaborato	23	<p>IMPIANTO ANTINCENDIO</p> <p>Tav.4 - Impianto idrico antincendio - particolare gruppo di spinta e riserva idrica</p>
-----------	----	--

PROGETTISTI
CAPUTO PARTNERSHIP s.r.l. - Arch. Paolo CAPUTO


Ing. Vito Antonio GIANGRECO

DATA: Giugno 2015



I proprietari:	Masciali Pasqualina	Masciali Vincenzo
----------------	---------------------	-------------------

PARTICOLARE GRUPPO DI SPINTA E RISERVA IDRICA


PIANTA Scala 1:100

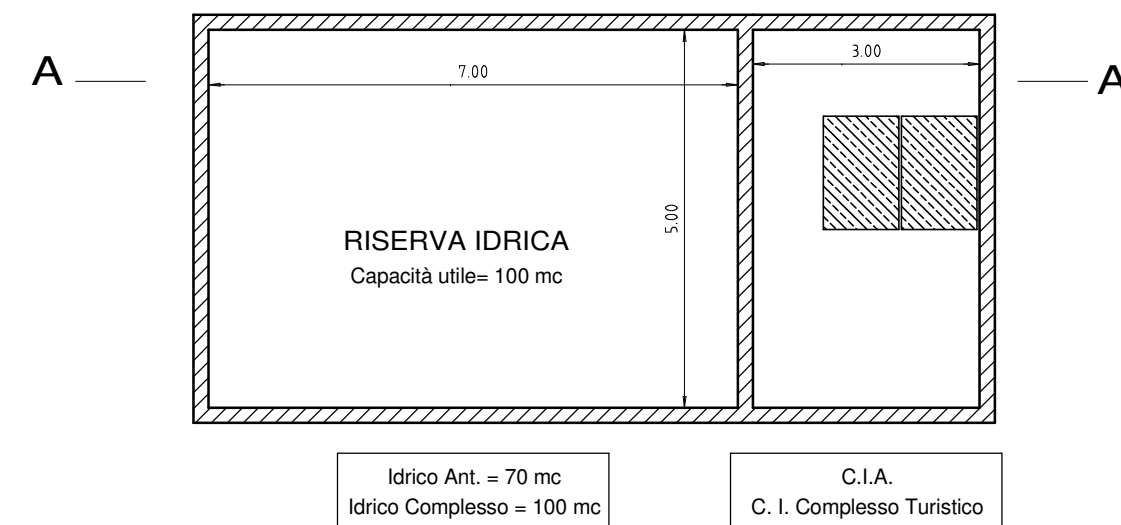


SEZIONE AA' Scala 1:100

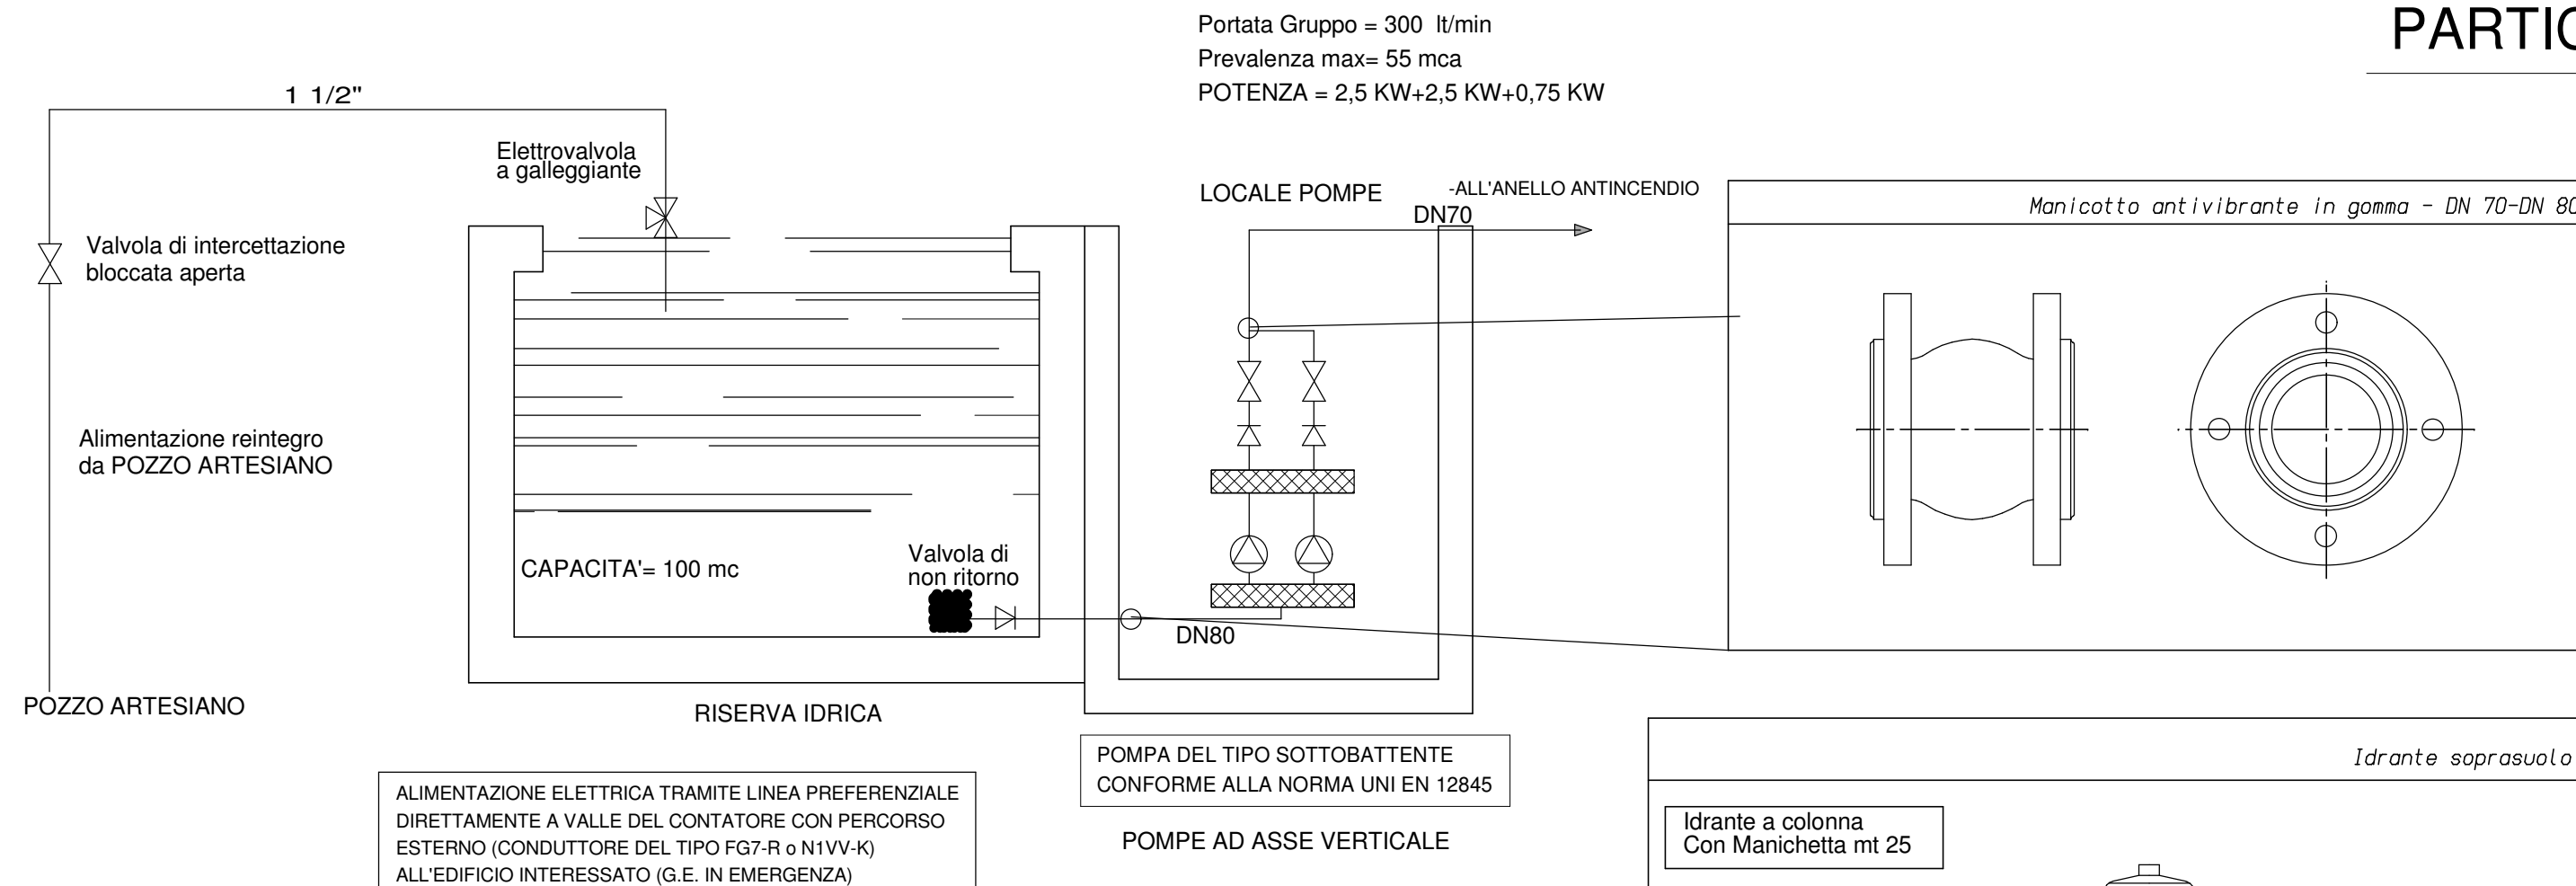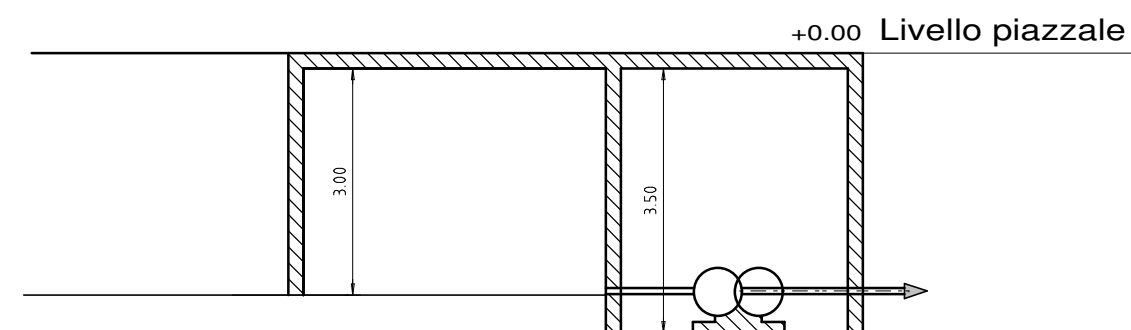

Idrante soprasuolo

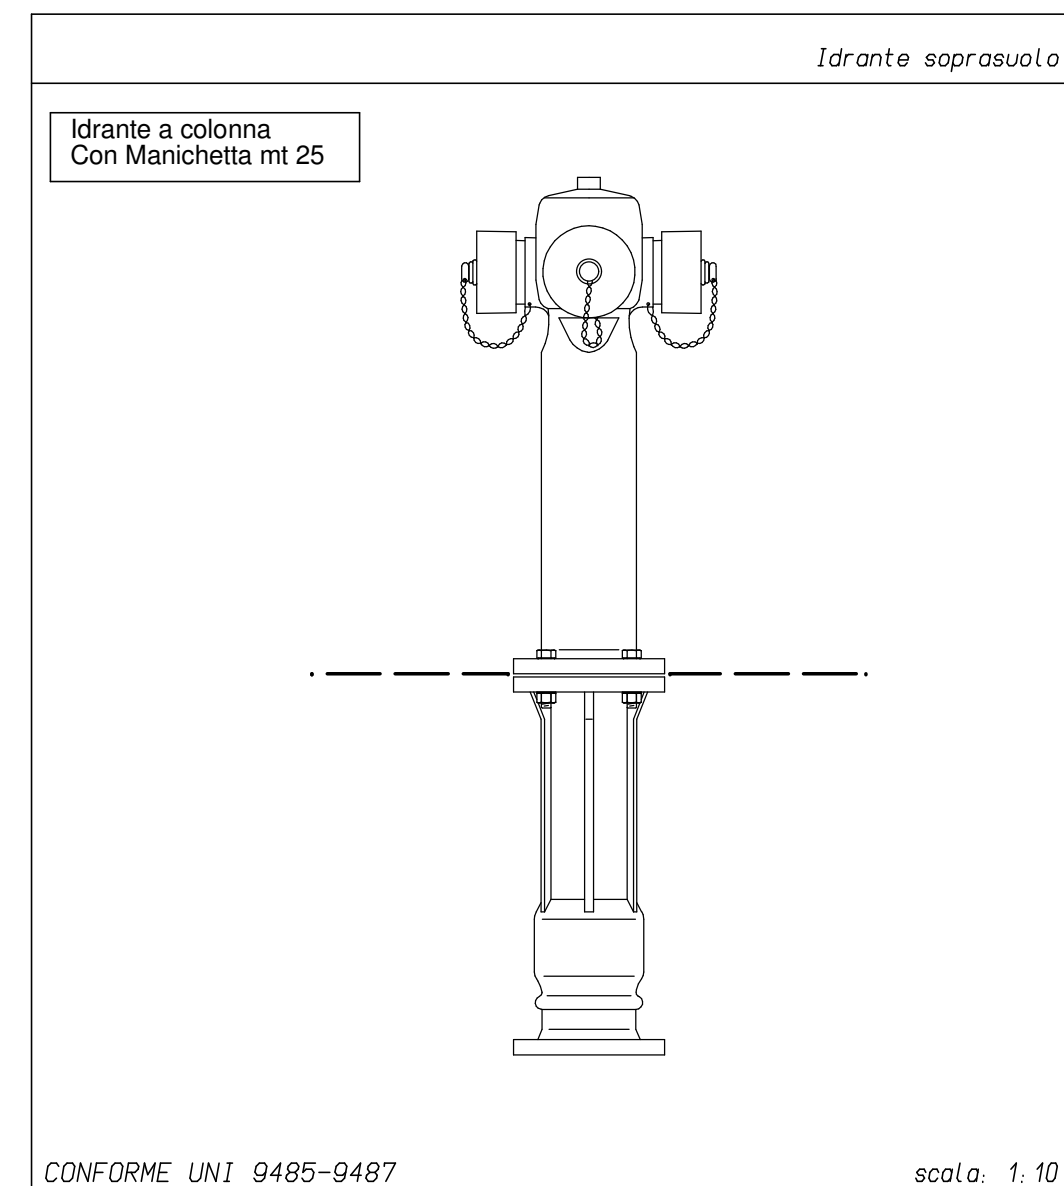

Idrante Antincendio

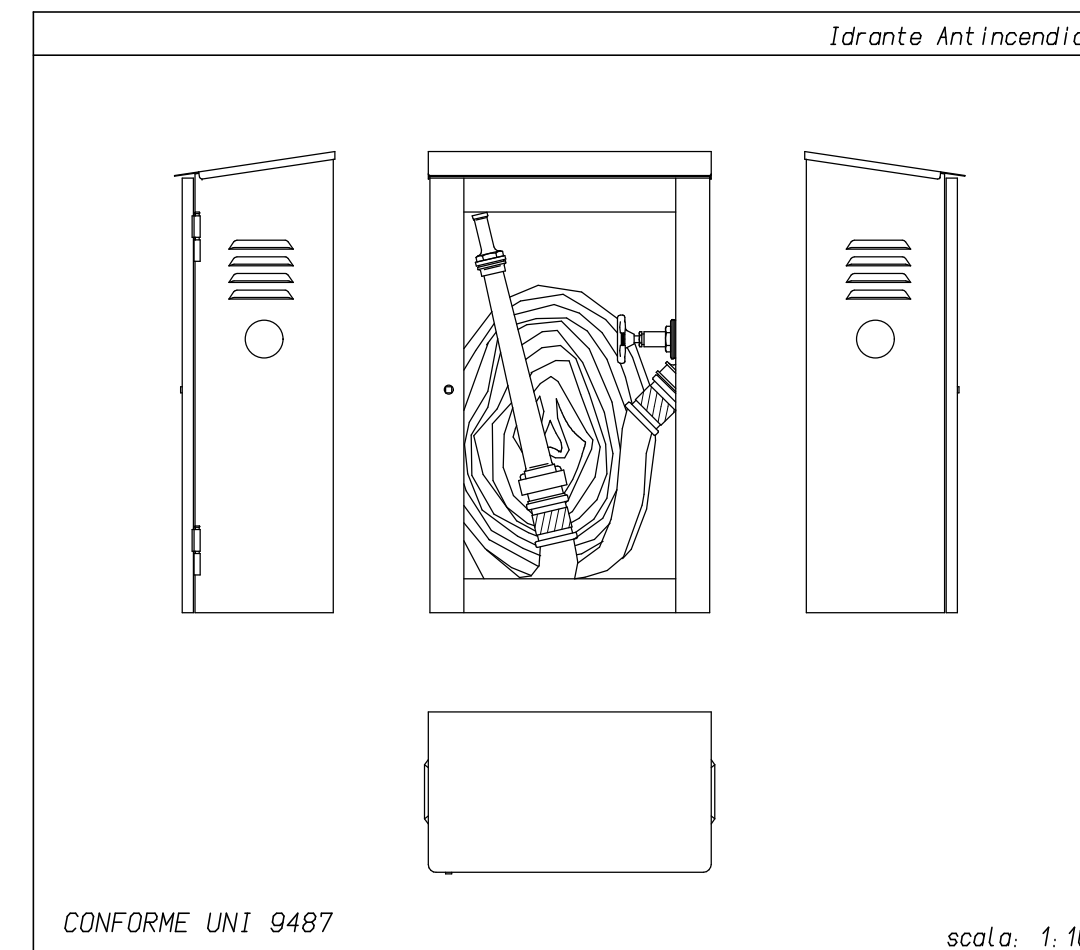

Attacco Motopompa - 2" 1/2

